

Władysław Piarski  
GEODETA UPRAWNIONY  
nr upr. 8745 Mił.Gosp.Prz.i Bud.  
Piła, ul. Orła 34, tel. 215-01-01

STAROSTA PILSKI

P. 3019. 2019. 655


2019-03-11

(Data wpisania operatu technicznego do ewidencji materiałów/zasobu)

z up. STAROSTY

(Imię, nazwisko i podpis osoby reprezentującej organ)

*Małgorzata Mrugańska*  
 Główny Specjalista w Powiatowym Ośrodku  
 Dokumentacji Geodezyjnej i Kartograficznej

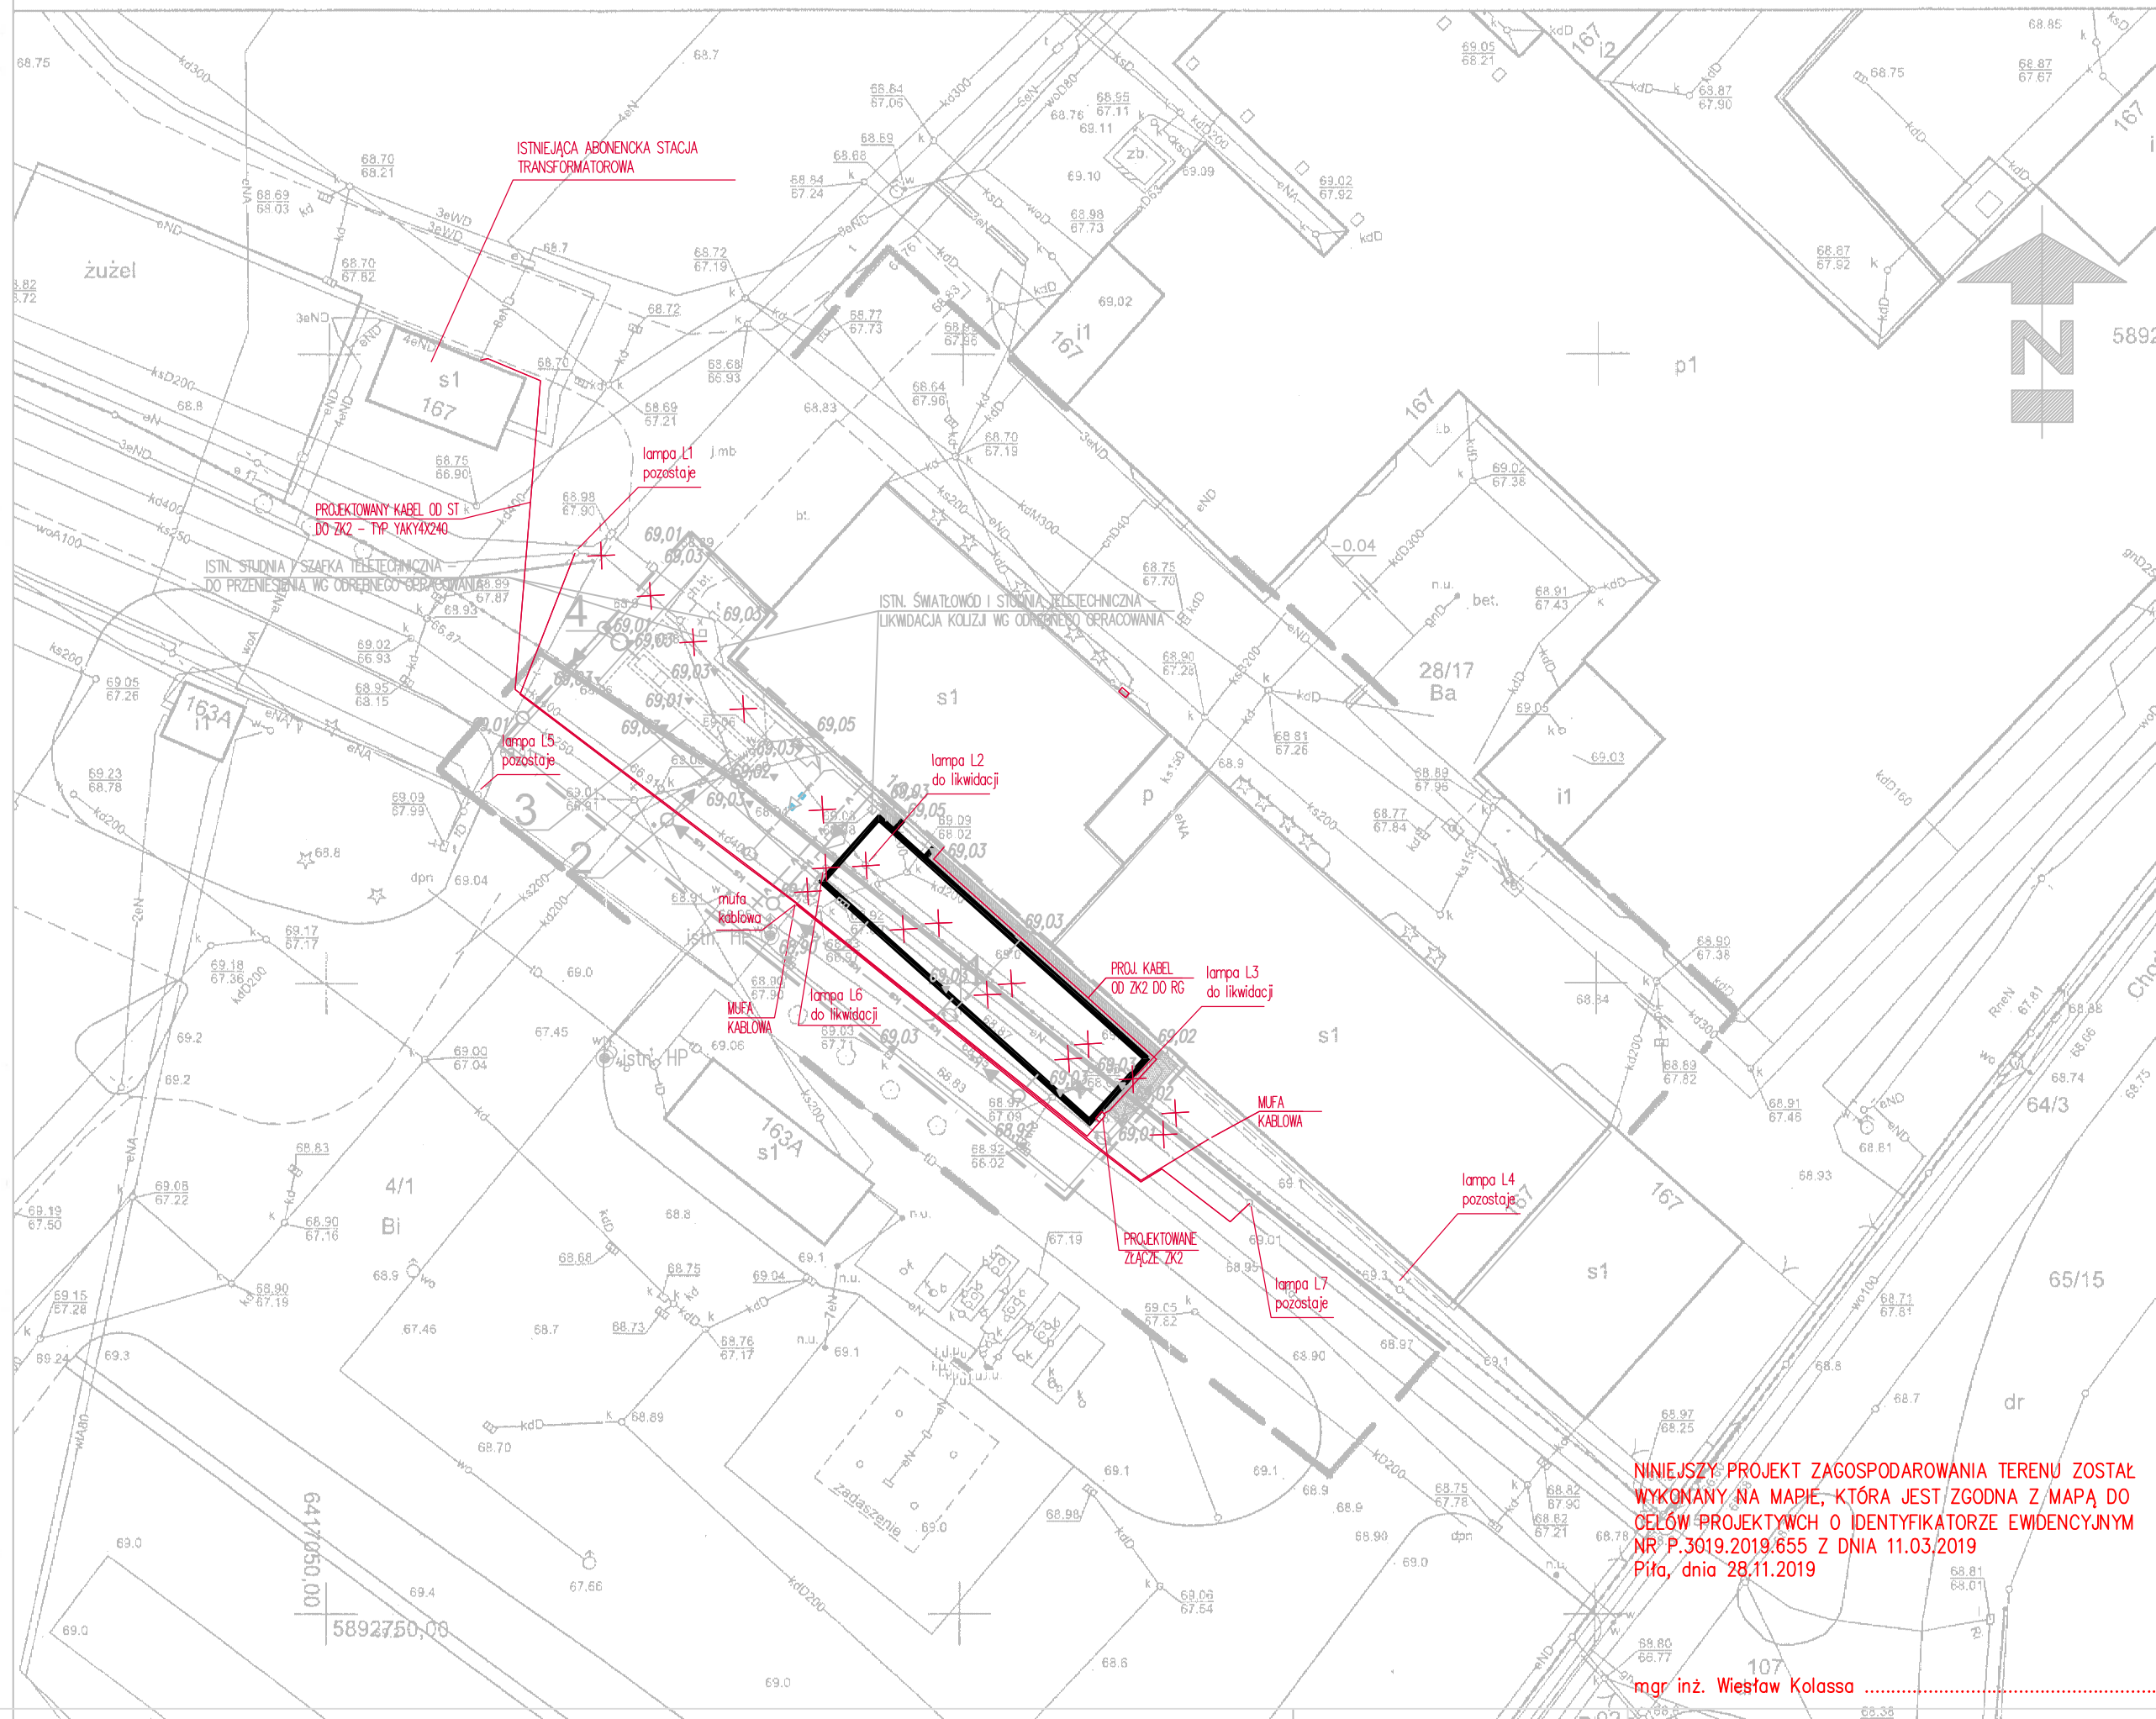

jednostka projektowa				
<h1>ARCHI-GRAF</h1> <h2>JANUSZ KICIŃSKI &amp; ROMAN SZUMNY</h2>				
64-920 PIŁA		UL. KOSSAKA 110		
		TEL./FAX (067)2137075 ; 3512757		
rewizja:	modyfikacje:	projektant:	data:	podpis:
inwestor:				
EXALO DRILLING S.A., Plac Staszka 9, 64-920 Piła				
nazwa i adres obiektu budowlanego:				
PRZEBUDOWA BUDYNKU WARSZTATOWEGO BOP WRAZ Z ROZBUDOWĄ O MYJNIĘ I BUDYNEK PRÓB CIŚNIENIOWYCH, BUDOWA OSADNIKA ŻELBETOWEGO ORAZ SEPARATORA 64-920 Piła, Al. Powstańców Wielkopolskich, dz. nr 4/1, 28/17, jedn. ewidencyjna 301901_1, obręb ewidenc. 0013				
projektował:				
mgr inż. Wiesław Kolossa uprawnienia budowlane do projektowania bez ograniczeń w specjalności elektrycznej Nr ewiden. KUP/0143/P00E/11				
sprawdził:				
mgr inż. Marek Jerzyński uprawnienia budowlane do projektowania bez ograniczeń w specjalności elektrycznej Nr ewiden. KUP/0142/P00E/11				
opracował:				
tytuł rysunku: <b>PLAN SIECI ELEKTRYCZNYCH</b>				
nr rys.: PBW-E-963-19-01			branża: ELEKTRYCZNA	
etap projektowania: projekt budowlano-wyk.		data oprac.: listopad 2019		skala:  1:500

NINIEJSZY PROJEKT ZAGOSPODAROWANIA TERENU ZOSTAŁ  
WYKONANY NA MAPIE, KTÓRA JEST ZGODNA Z MAPĄ DO  
CELÓW PROJEKTYWYCH O IDENTYFIKATORZE EWIDENCYJNYM  
PN P.3019.2019.655 Z DNIA 11.03.2019  
Piła, dnia 28.11.2019

mgr inż. Wiesław Kolassa .....